


Ведомость рабочих чертежей основного комплекта

Лист	Наименование	Примечание
1	Общие данные (начало)	
2	Общие данные (продолжение)	
3	Общие данные (окончание)	
4	План 1 этажа с нанесением системы вентиляции	
5	План 2–5 этажей с нанесением системы вентиляции	
6	План 6–10 этажей с нанесением системы вентиляции	
7	Фрагмент 1 плана. Фрагмент 2 плана	
8	Фрагмент 3 плана. Фрагмент 4 плана	
9	Фрагмент 5 плана. Проход воздухопроводов через стену. Вуз А	
10	Узел 1–5. Вуз А–Д	
11	Расположение воздухопроводов и вентиляторов. Крепление воздухопроводов. Узел 1. Узел 2	
12	Схемы систем вентиляции ПВ–1, ПВ–2, ПВ–3, ПВ–4, ПВ5 на 3–10 этаже, ВЕ–1, ВЕ–2, ВЕ–3, ВЕ–4	
13	Схемы систем вентиляции ПВ5 на 1 и 2 этаже	
14	Сечения 1–1, 2–2, 3–3, 4–4	
15	Узел 1, 2	

Ведомость ссылочных и прилагаемых документов

Обозначение	Наименование	Примечание
	Прилагаемые документы	
2012–047s/a–2–0B	Спецификация оборудования, изделий и материалов	на 2–х листах
2012–047s/a–2–0B	Основные чертежи общих видов нетиповых изделий	на 8 листах

План–схема

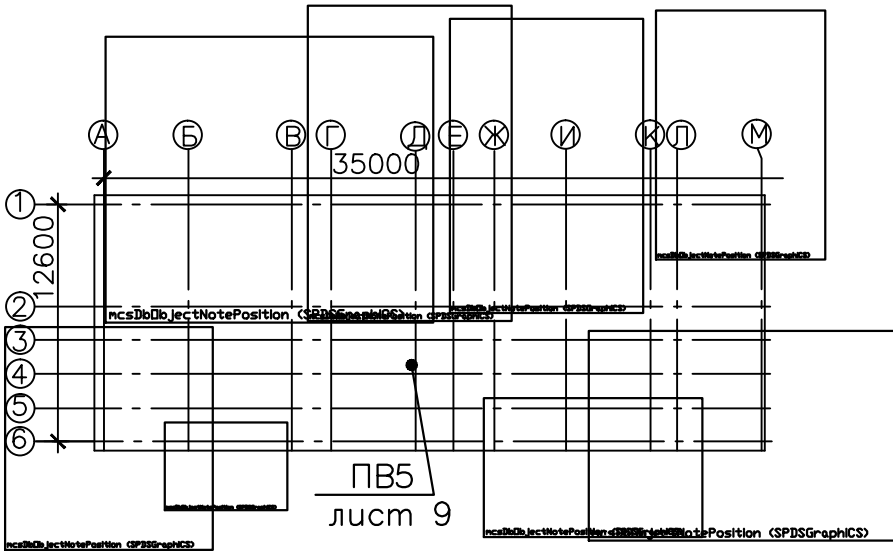

Условные обозначения

	Воздуховоды из оцинкованной стали
—	– на плане
	Гибкие воздуховоды в теплоизоляции звукогасящие
—	– на схеме
	Воздуховоды из оцинкованной стали в теплоизоляции
—	– на плане
	– на схеме

						2012–047s/a–2–0B			
Изм.	Кол.уч.	Лист	г.ок	Подпись	Дата				
Разраб.	Жило				09.12	Многоэтажный одноподъездный энергоэффективный жилой дом	Стадия	Лист	Листов
Проверил	Терехов				09.12		С	1	15
						Общие данные (начало)	Государственное предприятие "Институт жилища–НИПТИ им.Атаева С.С"		
Н. контр.	Шрубок				09.12				
Утвердил	Терехов				09.12				